


DETAL - ZAMOCOWANIA PODKONSTRUKCJI POD
CENTRAŁĘ WENTYLACJI MECHANICZNEJ DO ŚCIANY

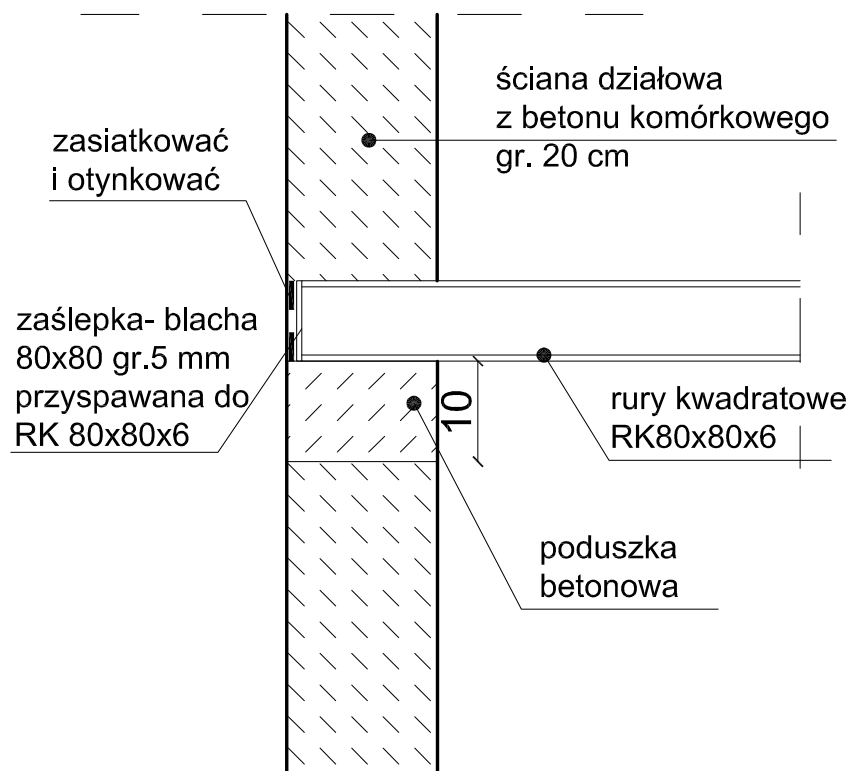

PROJEKT BUDOWLANY ZAMIENNY		PAŹDZIERNIK 2025
INWESTOR:	GÓRNOŚLĄSKIE PRZEDSIĘBIORSTWO WODOCIĄGÓW S.A. 40-026 KATOWICE, UL. WOJEWÓDZKA 19	RYSUNEK K-6
NAZWA:	REMONT OBIEKTÓW PRZEPOMPOWNI STASZIC - BUDYNEK KOTŁOWNI WRAZ Z PRZEBUDOWĄ I ZMIANĄ SPOSOBU UŻYTKOWANIA MAGAZYNU DAWNEJ ZMIĘKCZALNI WODY NA ZAPLECZE SOCJALNE ORAZ BUDOWA PRZYŁĄCZA KANALIZACJI SANITARNEJ - (ANEKS DO WYDANEGO POZWOLENIA NA BUDOWĘ NR 88/23 Z DNIA 01.02.2023 ROKU WYDANEGO PRZEZ STAROSTĘ TARNOGÓRSKIEGO) PROJEKT BUDOWLANY ZAMIENNY W ZAKRESIE ZMIANY SPOSOBU UŻYTKOWANIA POMIESZCZENIA ZMIĘKCZALNI WODY NA POMIESZCZENIA ZAPLECZA SOCJALNEGO W RAMACH ZADANIA "MODERNIZACJA BUDYNKU ZMIĘKCZALNI" - ADAPTACJA NA POMIESZCZENIA SOCJALNE W TARNOWSKICH GÓRACH PRZY UL. WODOCIĄGOWEJ 2 NA DZIAŁKACH NR 3144/56, 3145/56, OBRĘB 0032 REPTY ŚLĄSKIE	
TYTUŁ:	DETAL 7 - ZAMOCOWANIE PODKONSTRUKCJI POD CENTRAŁĘ WENTYLACJI MECHANICZNEJ DO ŚCIANY	SKALA 1:10
PROJEKTANT konstrukcja	mgr inż. MARCIN POLIS upr. SLK/6256/PWBKb/15, uprawnienia budowlane do projektowania i kierowania robotami budowlanymi bez ograniczeń w specjalności konstrukcyjno-budowlanej	PODPIS
PROJEKTANT SPRAWDZAJĄCY konstrukcja	inż. TOMASZ BOBER upr. SLK/3234/POOK/10, SLK/1207/OWOK/06 uprawnienia budowlane do projektowania i kierowania robotami budowlanymi bez ograniczeń w specjalności konstrukcyjno-budowlanej	PODPIS